


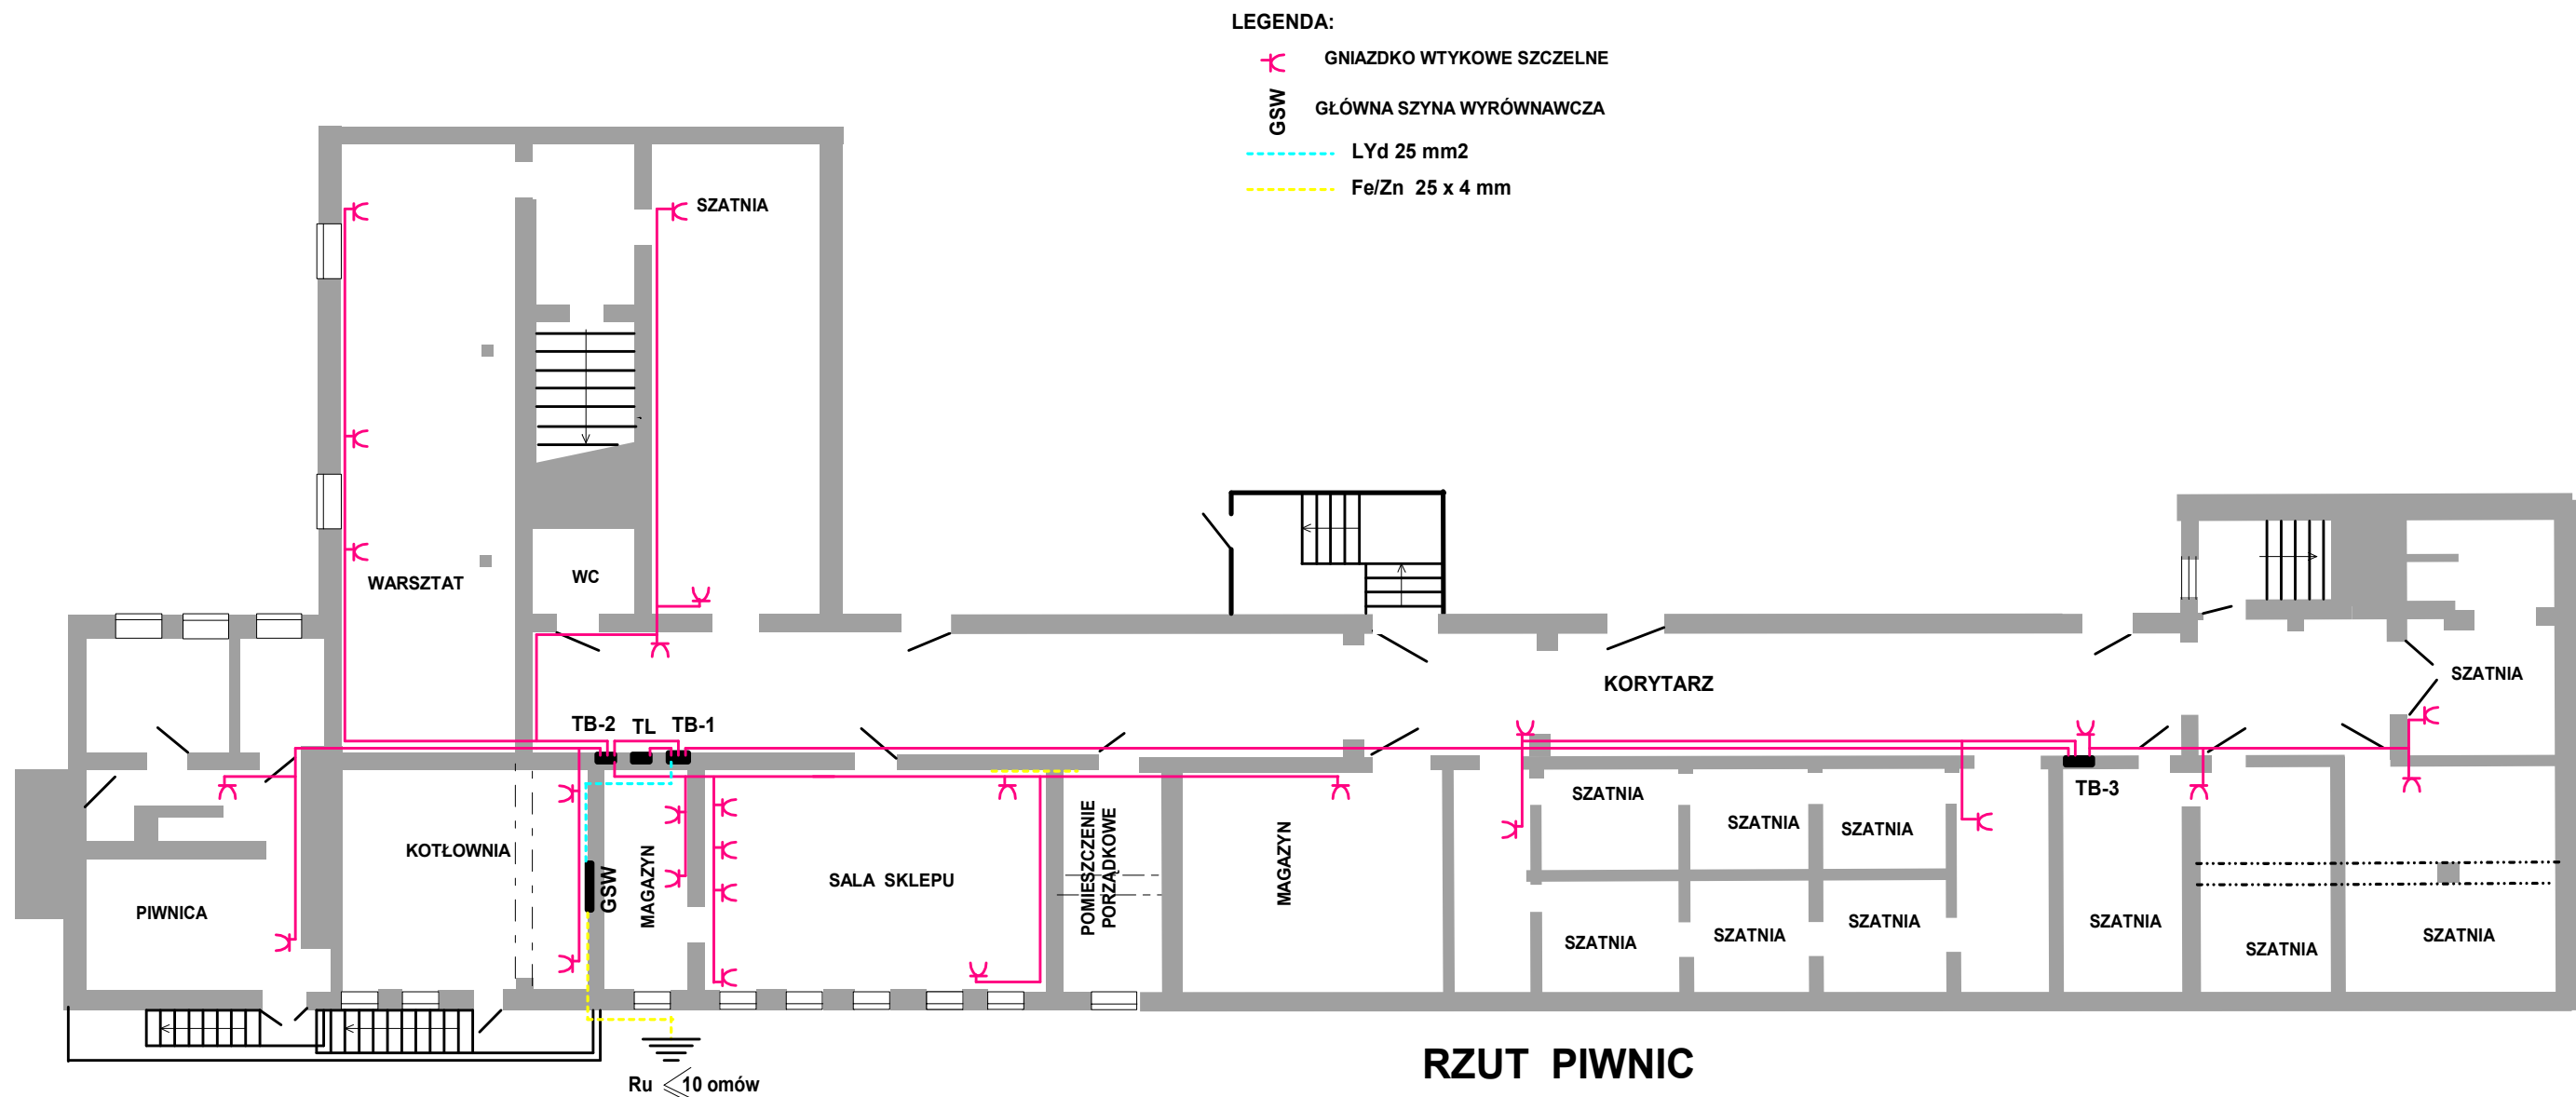

GNIAZDO
PODWÓJNE

Wszystkie gniazda obowiązkowo przyłączyć następująco:
styk lewy - L (faza)
styk górny - PE
styk prawy - N (zero)
Inne przyłączenie może spowodować uszkodzenie urządzenia i niebezpieczeństwo porażenia.
Przed oddaniem instalacji do eksploatacji wykonać wymagane przepisami badania odbiorcze.

OCHRONA PRZED DOTYKIEM POŚREDNIM
(DODATKOWA) SZYBKE SAMOCZYNNE WYŁĄCZENIE

JERZY KALINOWSKI
PROJEKTANT INSTALACJI ELEKTR.
Upraw. z § 14 ust. 1 p. 2 rozp.
Przew. KBU i A z dn. 10. IX. 1962
Nr sw. upraw. 96/67 Wrocław

[Signature]

INSTALACJA GNIAZD WTYKOWYCH

INWESTOR:	I ZESPÓŁ SZKÓŁ OGÓLNOKSZTAŁCĄCYCH W JAWORZE ul. Kościuszki 8, 59-400 JAWOR		
TEMAT:	REMONT POMIESZCZEŃ PIWNICZNYCH BUDYNKU SZKOLNEGO I ZESPOŁU SZKÓŁ OGÓLNOKSZTAŁCĄCYCH W JAWORZE ul. Kościuszki 8, 59-400 JAWOR		
PROJEKTANT:	JERZY KALINOWSKI NR UPRAWN. 96/67 DOŚ/IE/1360/01	DATA: III/2010	
BRANŻA:	INSTALACJE ELEKTRYCZNE	SKALA: 1:100	NR RYS. E-03