



FRAGMENT BUDYNKU
OBJĘTY OPRACOWANIEM

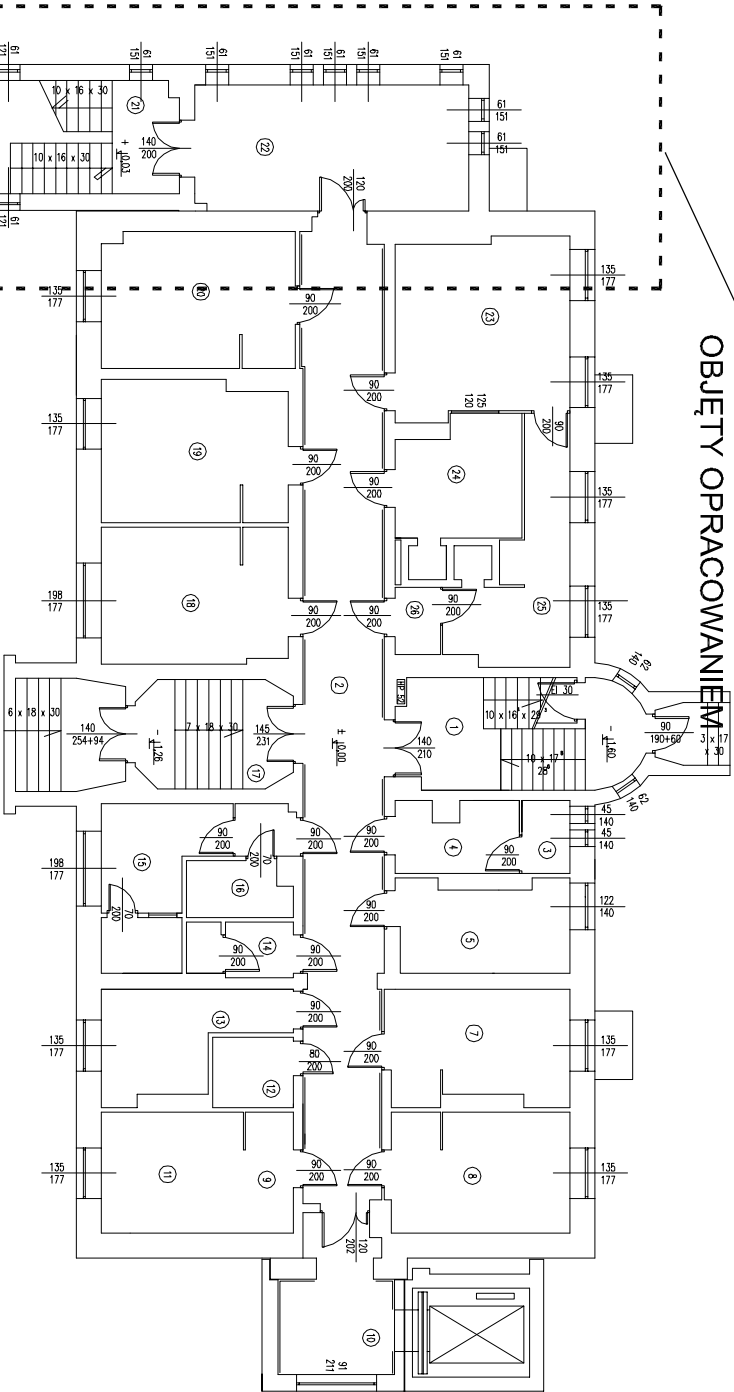

RZUT PARTERU-BUDYNEK 4
Skala 1:200

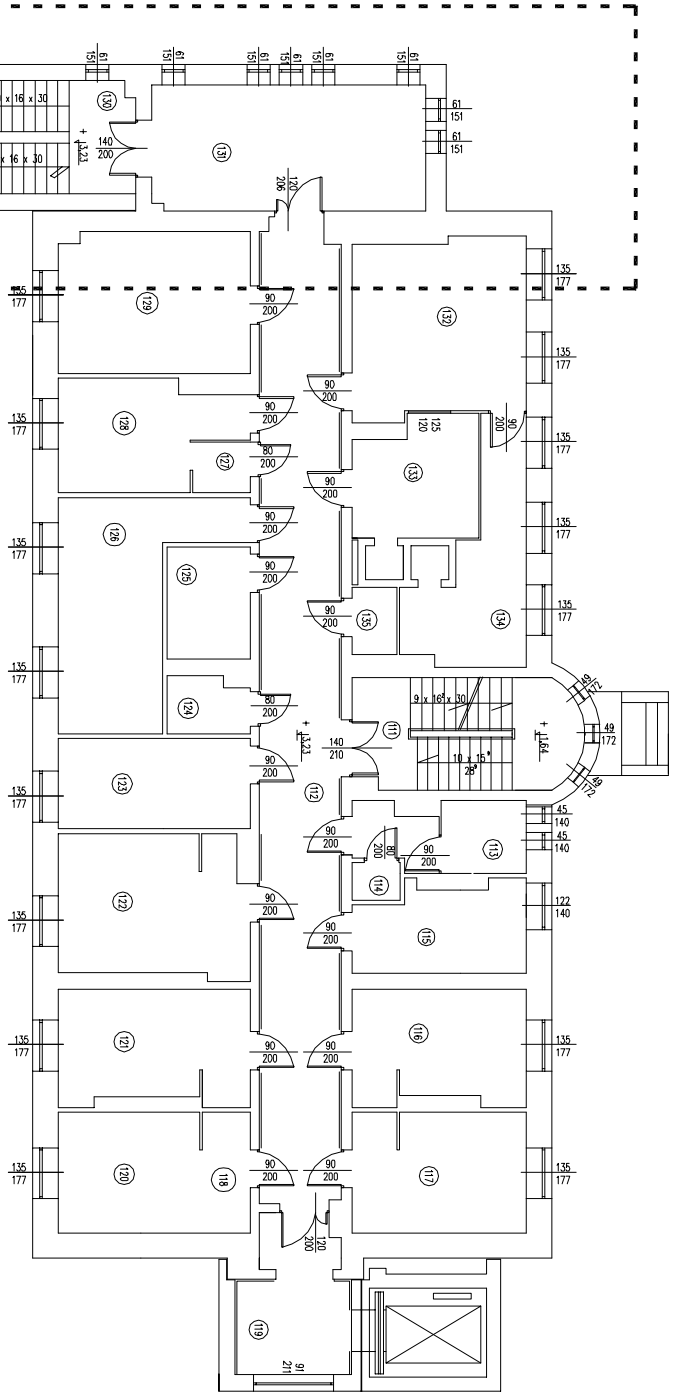


RZUT PIERWSZEGO PIĘTRA-BUDYNEK A
Skala 1:200


LEGENDA:

- ☐ optyczna czujka dymu POLON Alfa DOR-40
- ☐ centrala sterowania oddymiania mcr 9705-10A
- ☐ centrala pogodowa mcr PO54
- ☐ ręczny przycisk oddymiania RPO-1
- ☒ przycisk przewietrzający LT

FRAGMENT BUDYNKU
OBJĘTY OPRACOWANIEM

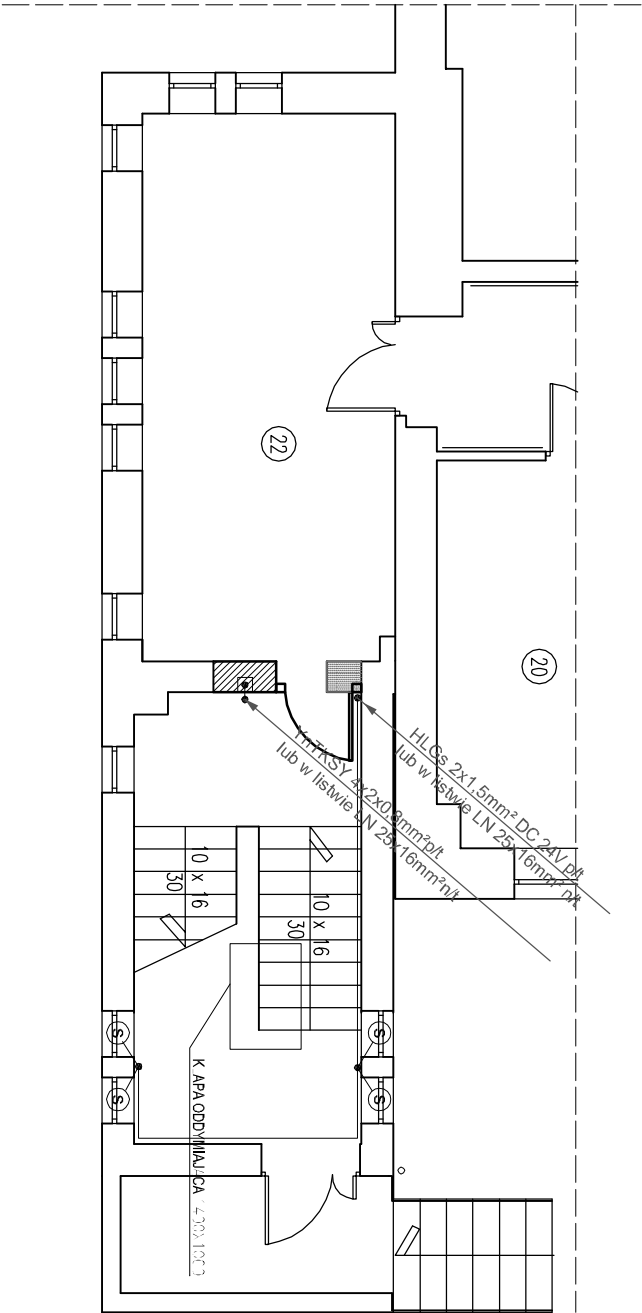

RZUT PARTERU-KLATKA SCHODOWA

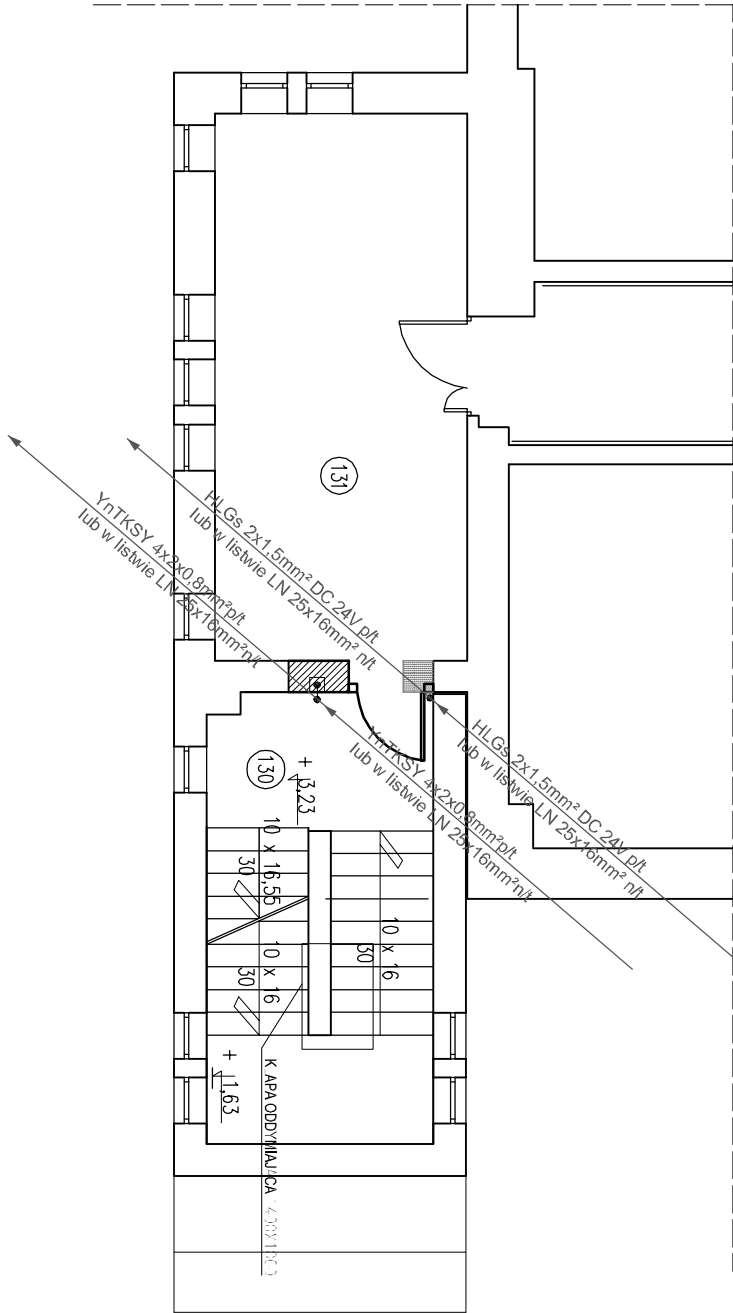

RZUT PIERWSZEGO PIĘTRA-KLATKA SCHODOWA

		Biuro Usług Projektowych Krzysztof Woźniakowski				Karczowska 5B 59-307 Raszówka http://www.buprojekt.pl		e-mail: buprojekt@post.pl tel.: 76 840 13 19 /604 414 730 fax.: 76 744 27 97			
TEMA:		Przebudowa budynku A									
OBIEKT:		Dom pomocy społecznej									
LOKALIZACJA:		dz. nr 223/6 obręb Międzyzdroje									
TYTUŁ:		Zasilanie systemu oddymiania									
Imię i Nazwisko		Nr uprawnień		Specjalność		Funkcja		Data		Podpis	
mgr inż. Eugeniusz Gizo		65/87/ZG		spec. instal.-inż. do proj. iel. elektrycznych		Projektant		09.08.2013			
mgr inż. Jacek Biełski		40/91/ZG		spec. instal.-inż. do proj. iel. elektrycznych		Sprawdzający		09.08.2013			
OPRACOWALI											
Format: A3		Skala: 1:100								Nr rysunku: E-03	