



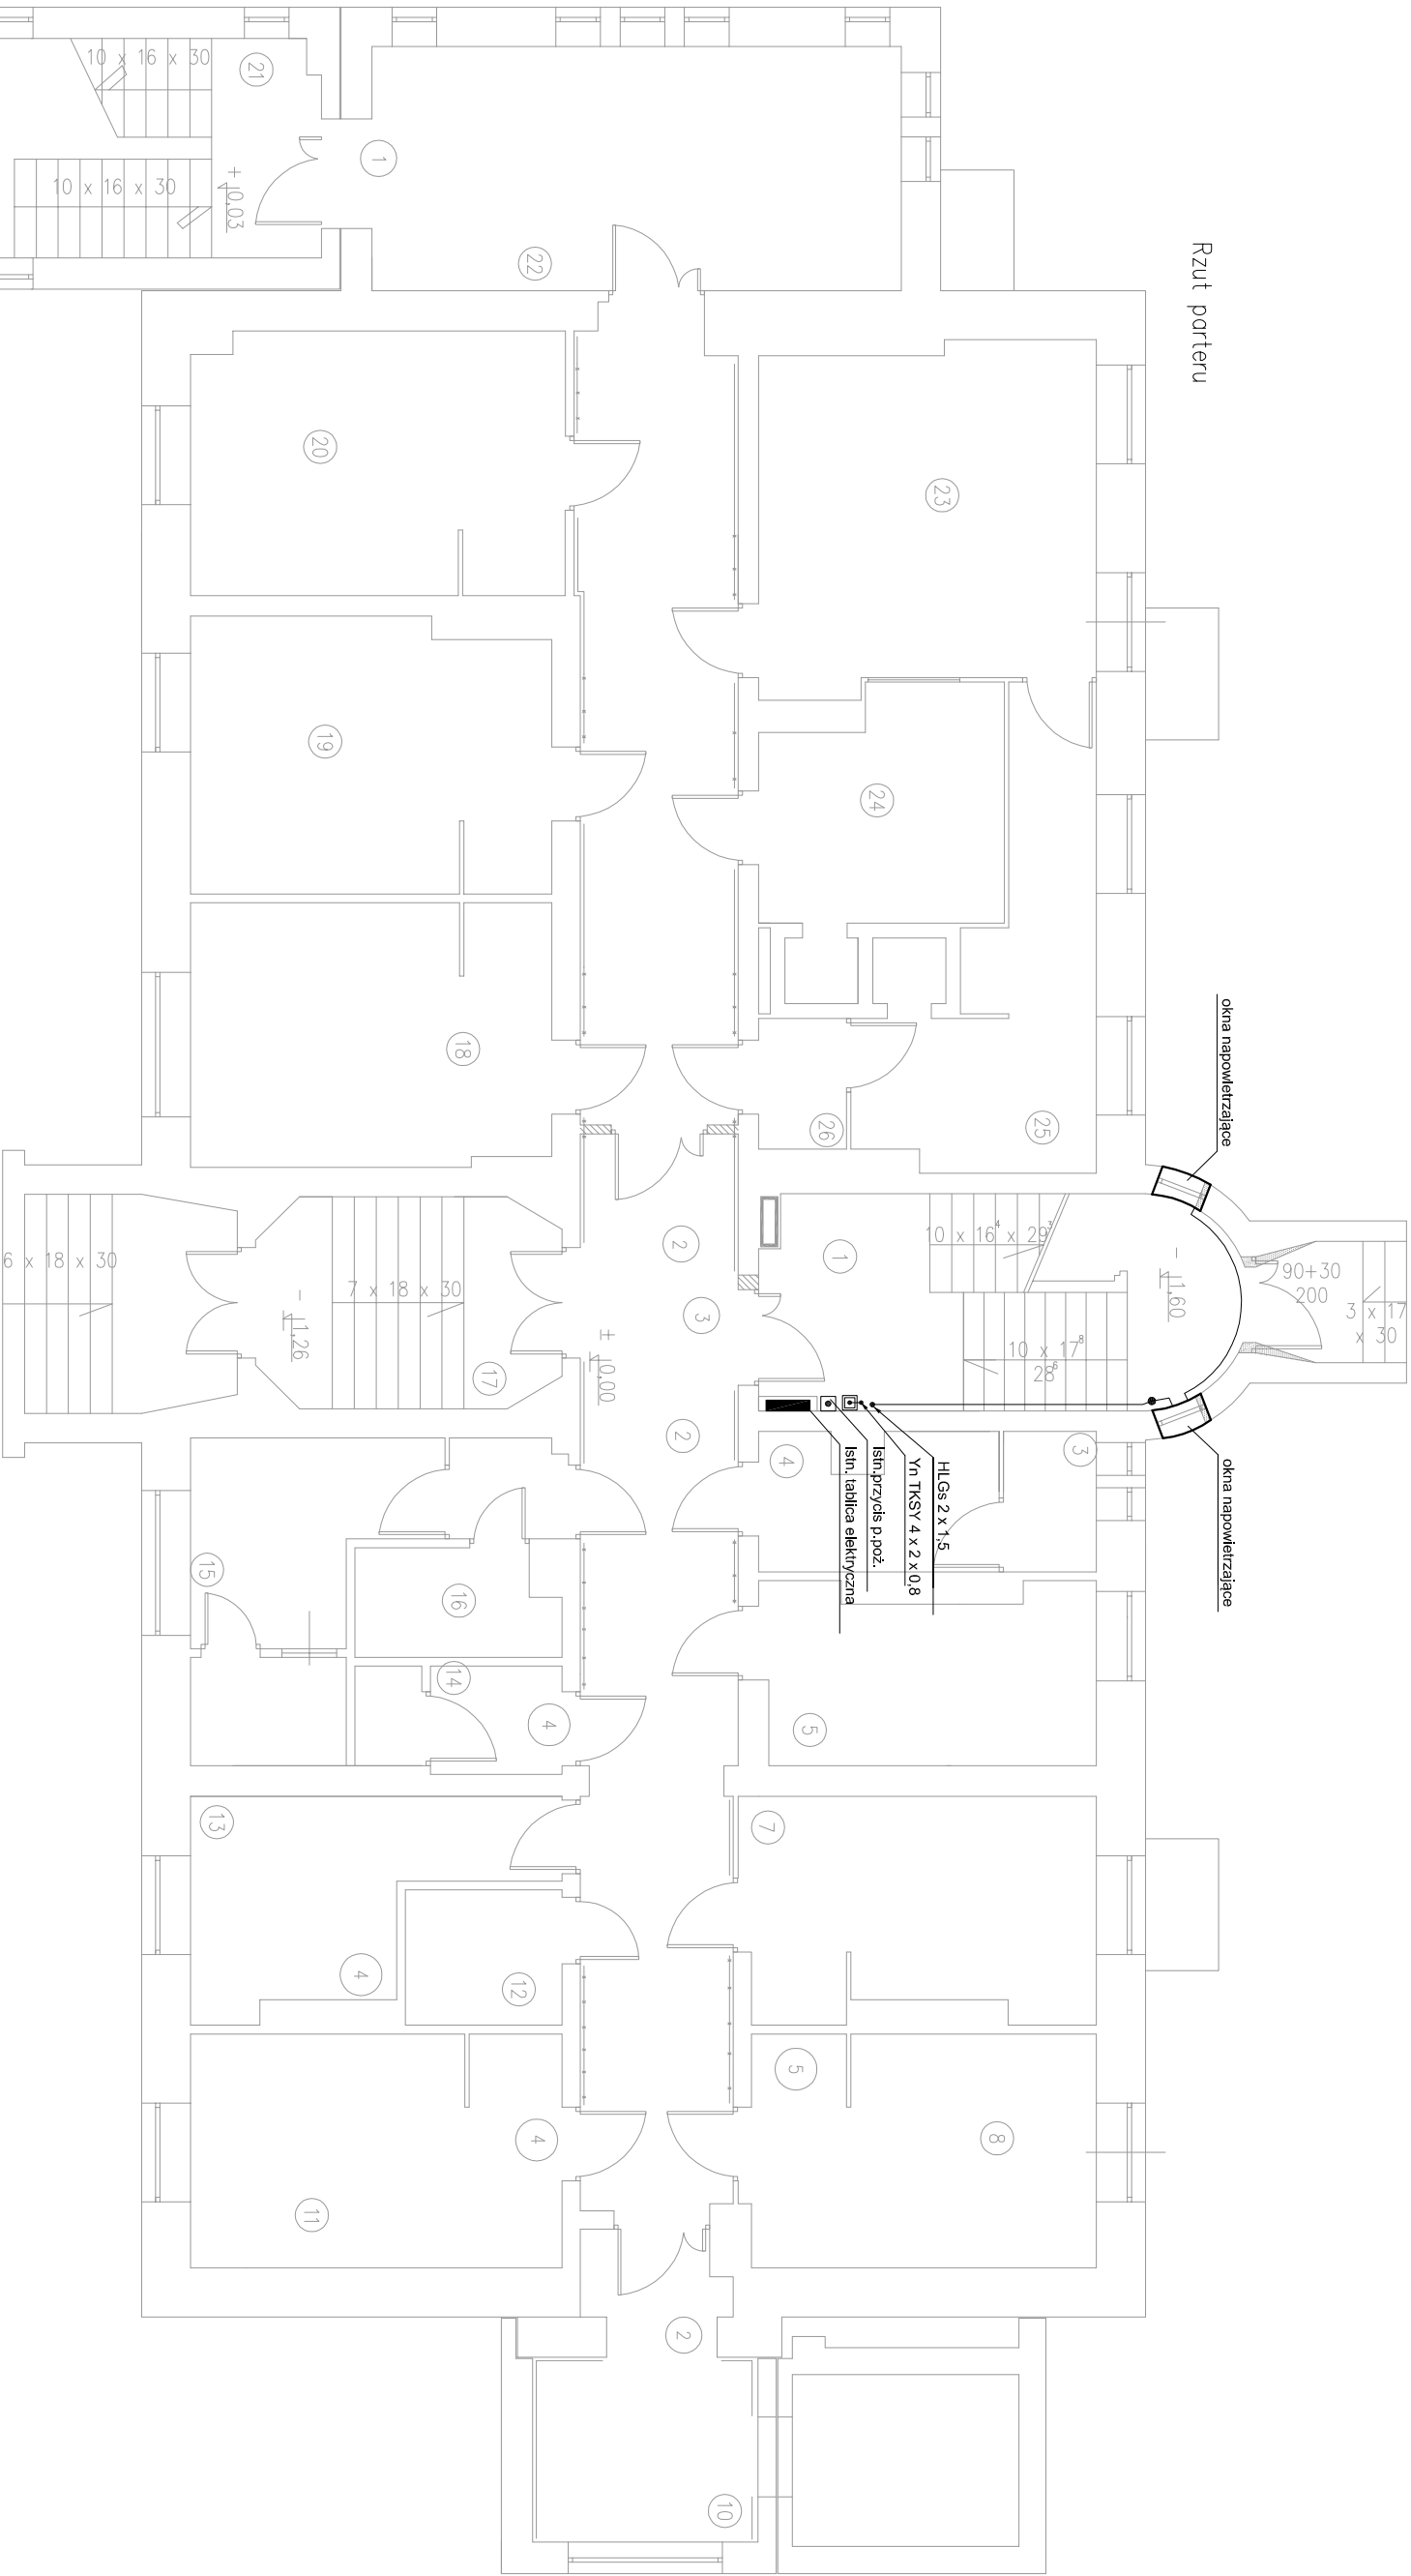

nr pom.	funkcja pomieszczenia	pow. [m2]	11	12	13	14	15	16	17	18	19	20	21	22	23	24	25	26
21	kl. schod.	8,55	13	14	15	16	17	18	19	20	21	22	23	24	25	26	27	28
22	świełlica	25,00	13	14	15	16	17	18	19	20	21	22	23	24	25	26	27	28
23	ładulina	22,44	14	15	16	17	18	19	20	21	22	23	24	25	26	27	28	29
24	kuch. oddział.	10,05	15	16	17	18	19	20	21	22	23	24	25	26	27	28	29	30
25	zmywalnia	13,23	16	17	18	19	20	21	22	23	24	25	26	27	28	29	30	31
26	mag. rzeczy	2,16	17	18	19	20	21	22	23	24	25	26	27	28	29	30	31	32
1	kl. schodowa	9,64	18	19	20	21	22	23	24	25	26	27	28	29	30	31	32	33
2	korytarz	63,60	19	20	21	22	23	24	25	26	27	28	29	30	31	32	33	34
3	WC	2,45	20	21	22	23	24	25	26	27	28	29	30	31	32	33	34	35
4	łazienka	5,88	20	21	22	23	24	25	26	27	28	29	30	31	32	33	34	35
5	łazienka	10,72	21	22	23	24	25	26	27	28	29	30	31	32	33	34	35	36
7	pokoj	14,46	22	23	24	25	26	27	28	29	30	31	32	33	34	35	36	37
8	pokoj	14,78	23	24	25	26	27	28	29	30	31	32	33	34	35	36	37	38
10	hall	7,75	24	25	26	27	28	29	30	31	32	33	34	35	36	37	38	39
9	przedstunek	3,73	25	26	27	28	29	30	31	32	33	34	35	36	37	38	39	40

Legenda:

- ☒ - ręczny przycisk oddymiania RPO-I
- ☒ - czujka dymowa optyczna
- ☐ - puszka rozdzielcza
- ☒ - przycisk przewietrzenia/LT
- ☒ - centralka sterowania oddymiania mer 9705-10A
- ☒ - centralka pogodowa mer PO54

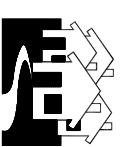

Biurow Usług Projektowych Krzysztof Woźniakowski
Karczowska 5B 59-307 Raszówka <http://www.buprojekt.pl>
e-mail: buprojekt@post.pl tel.: 76 840 13 19 / 604 414 730 fax.: 76 744 27 97

TEMAT: Remont budynku A

OBIĘKT: Dom pomocy społecznej

LOKALIZACJA: dz. nr 223/3, 223/6, 224/2 obręb Międzyzdroje

TYTUŁ: Rzut parteru – Inst. zasilania i sterowania klapy oddymiającej – Etap I

Imię i Nazwisko	Nr uprawnień	Specjalność	Funkcja	Data	Podpis
-----------------	--------------	-------------	---------	------	--------

mgr inż. Eugeniusz Giza	65/87/ZG	elektryczna	projektant		
-------------------------	----------	-------------	------------	--	--

Format: A3	Skala: 1:100	Nr rysunku: EI-01
------------	--------------	-------------------